

Схема расположения оконечных устройств электроснабжения


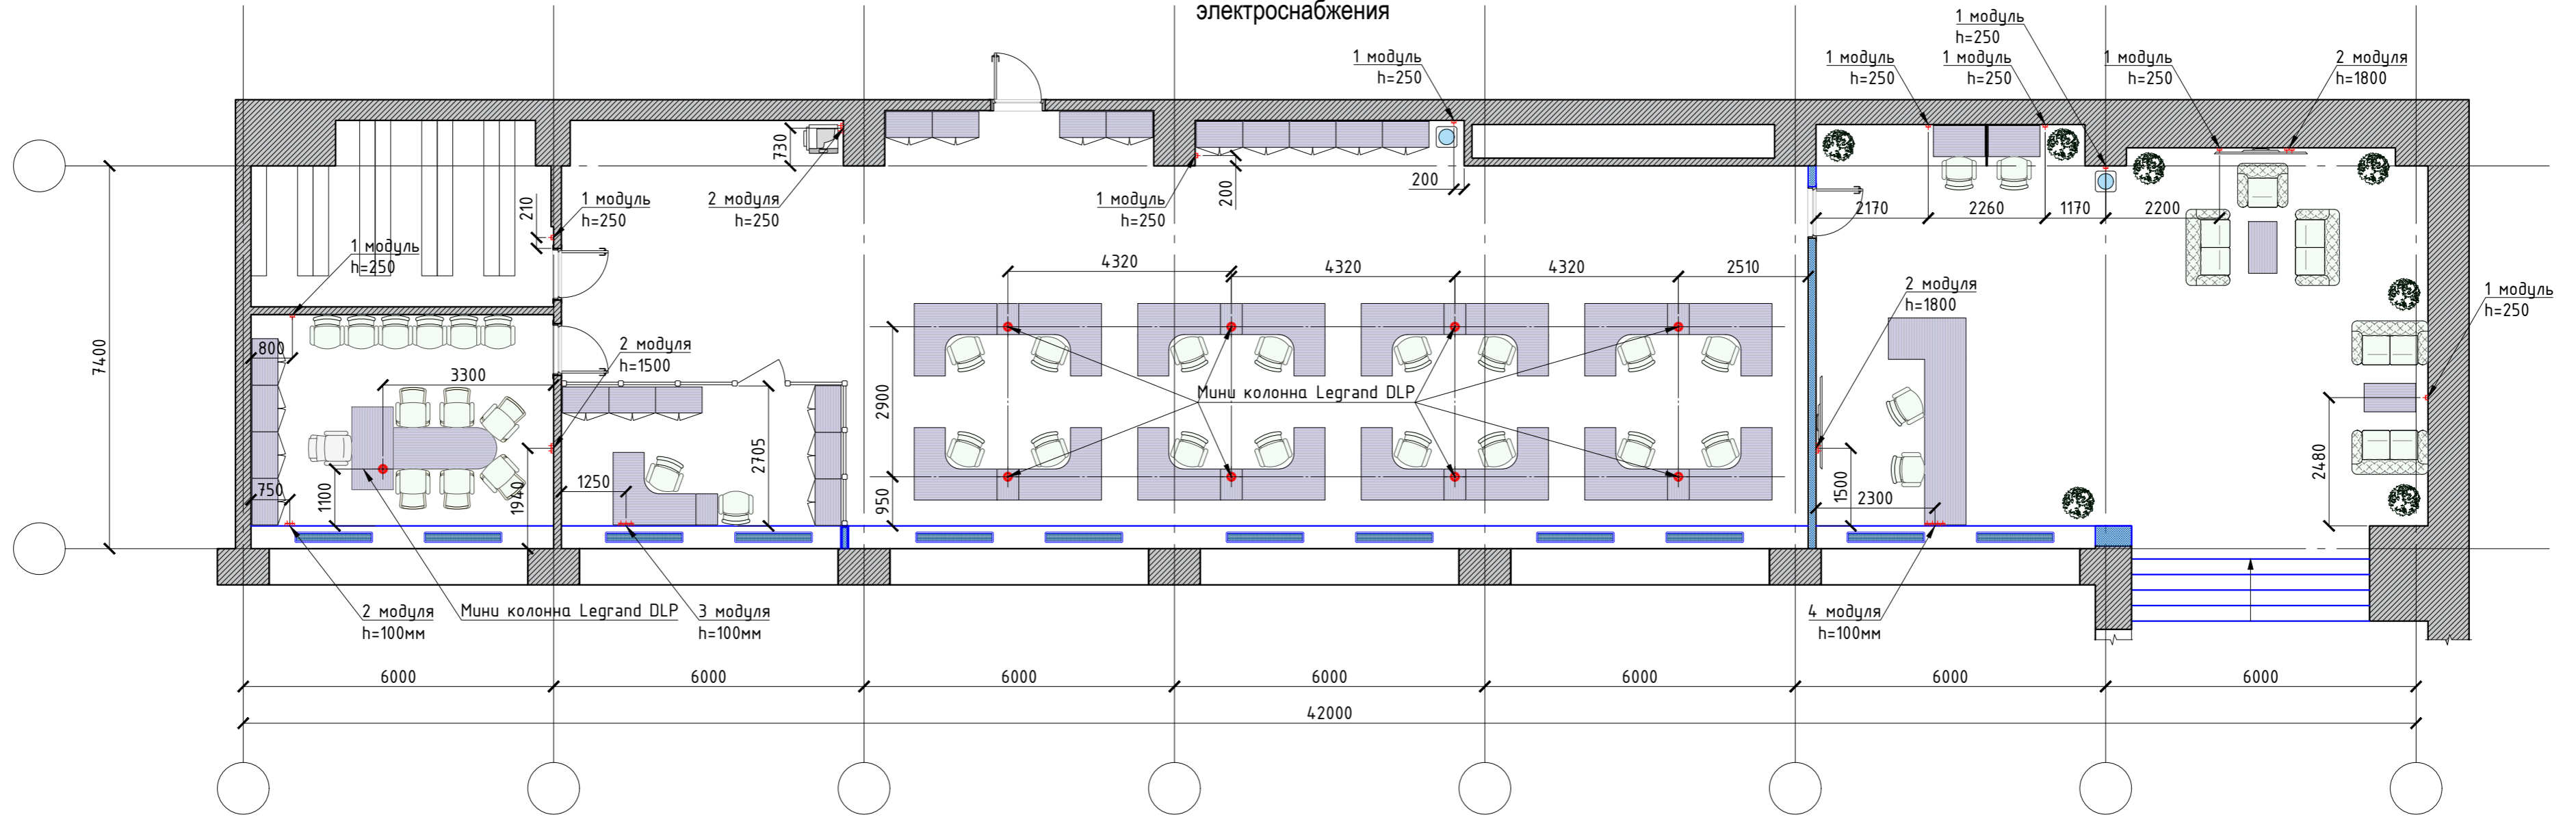



Схема расположения линий электроснабжения

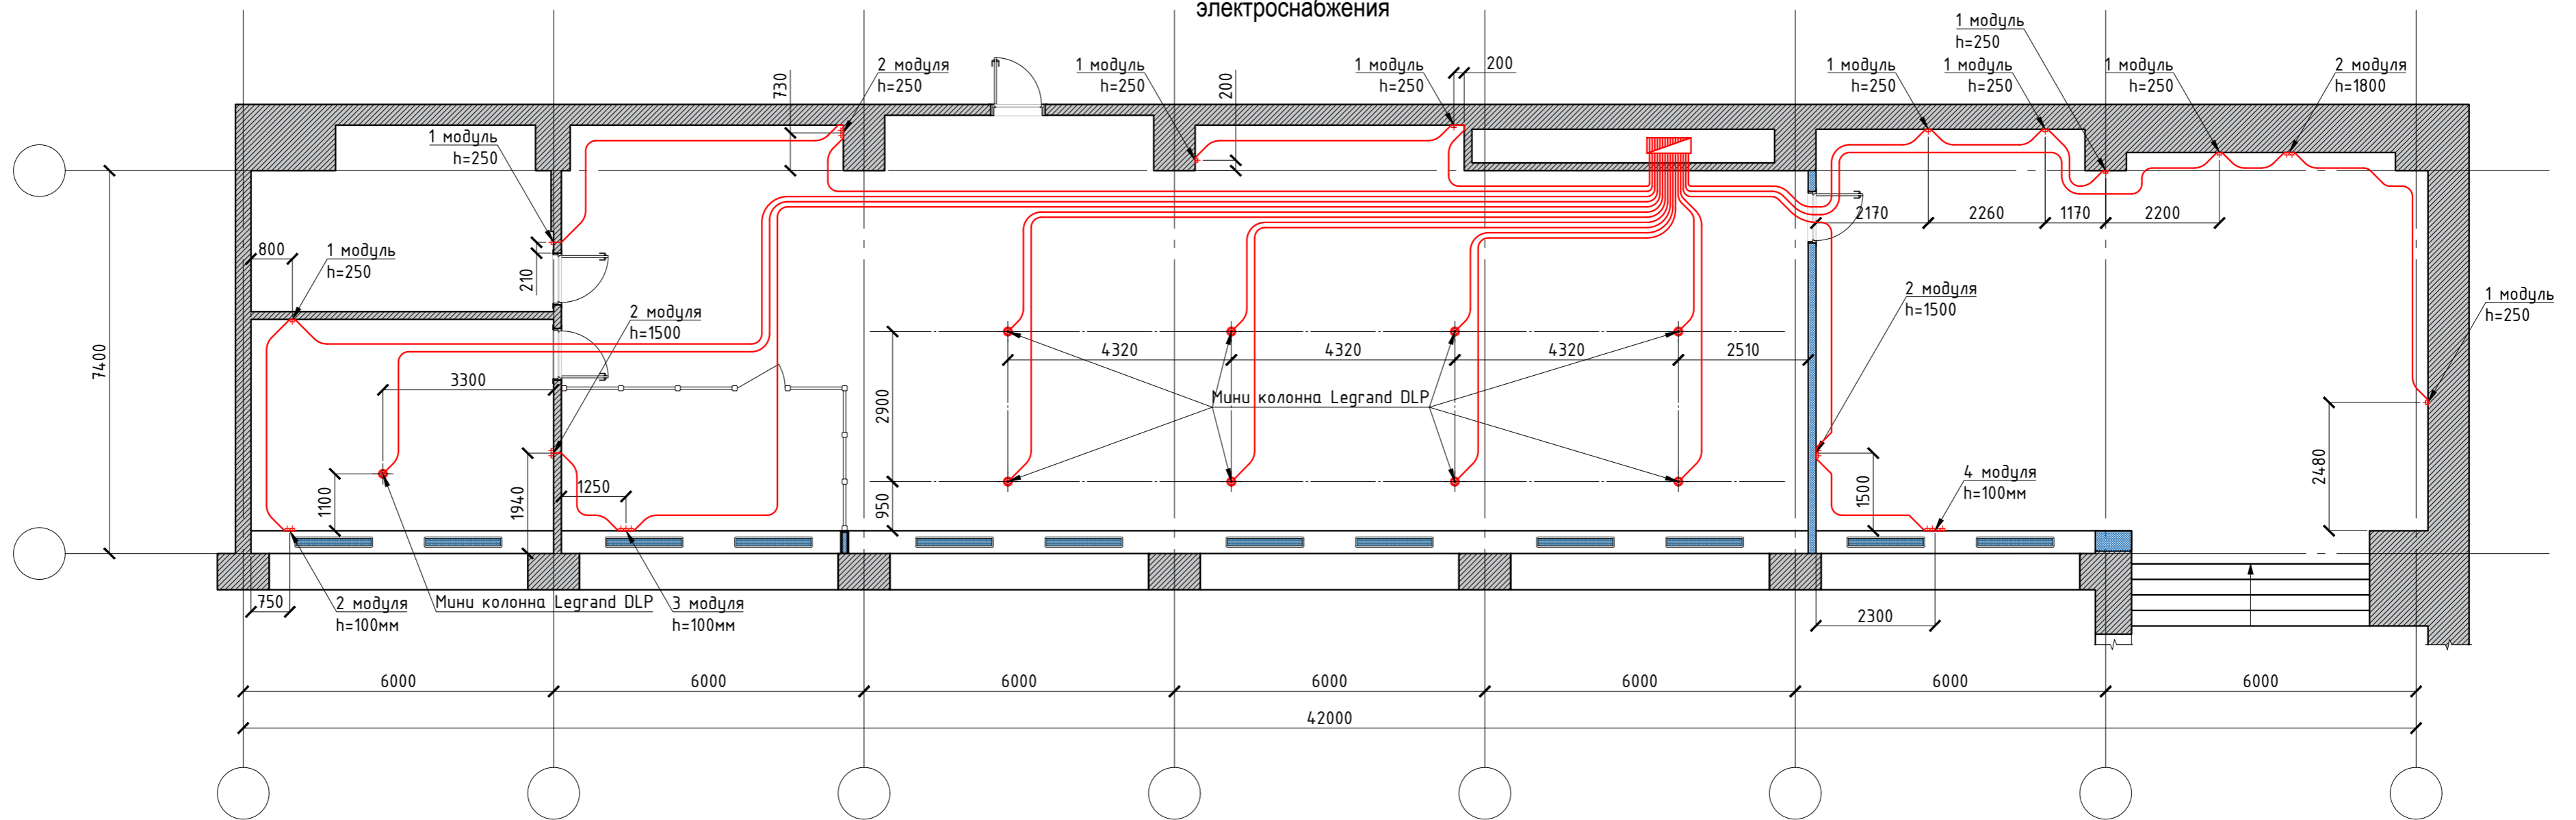

						Договор 2334-2024-06260	2408-ТХ/ЭО		
						Ремонт помещений отдела кадров на 1-ом этаже административного здания, расположенного по адресу: г. Москва, набережная Академика Туполева д. 17			
Изм.	Кол.уч.	Лист	№ док.	Подп.	Дата	Электроснабжение	Стадия	Лист	Листов
Разраб.	Семенов						п	-	-
						Схема расположения оконечных устройств и линий электроснабжения			
						М 1:100			
Н. контр.	Никитин							Формат А2	

Согласовано

Взам. инв. №

Подп. и дата

Инв. № подл.